


SUNSHUN CONSTRUCTION LIMITED

承信工程有限公司

澳門慕拉士大馬路215號飛  
通工業大廈第2期10樓BA室  
Tel:66381288

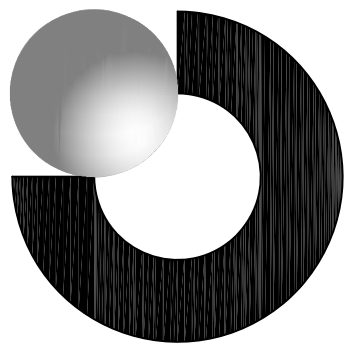

中國人壽 | 海外 |  
CHINA LIFE

中國人壽海外澳門辦公室

Drawn By  
繪圖:

Supervisor audit  
主管審核:

Date  
日期: 2025-08-05



Scale  
比例: 1/100(A1)

Customer Confirmed  
客戶確認簽名:

REMARK

備註:

設計圖紙版權歸我公司  
所有,未經允許不得翻印,複  
製,圖紙中尺寸如有出入應以  
現場尺寸為準,如本圖紙需要  
更改,敬請通知設計師。

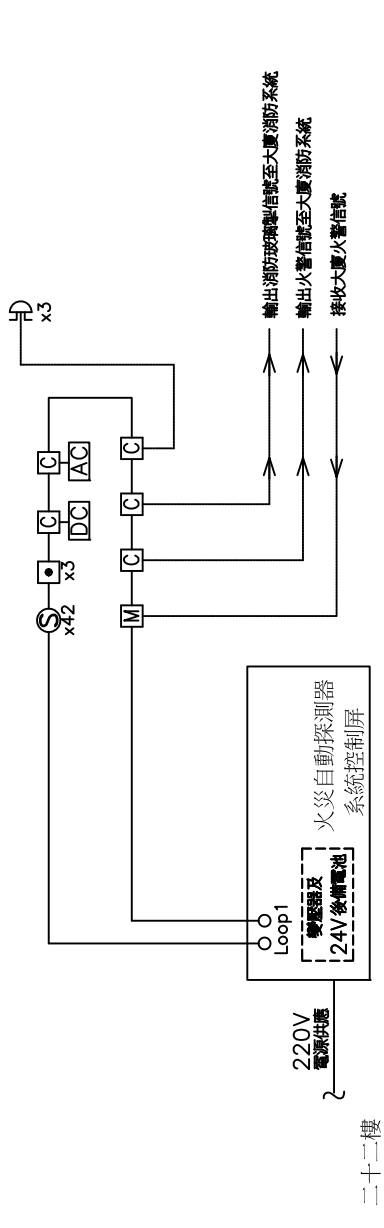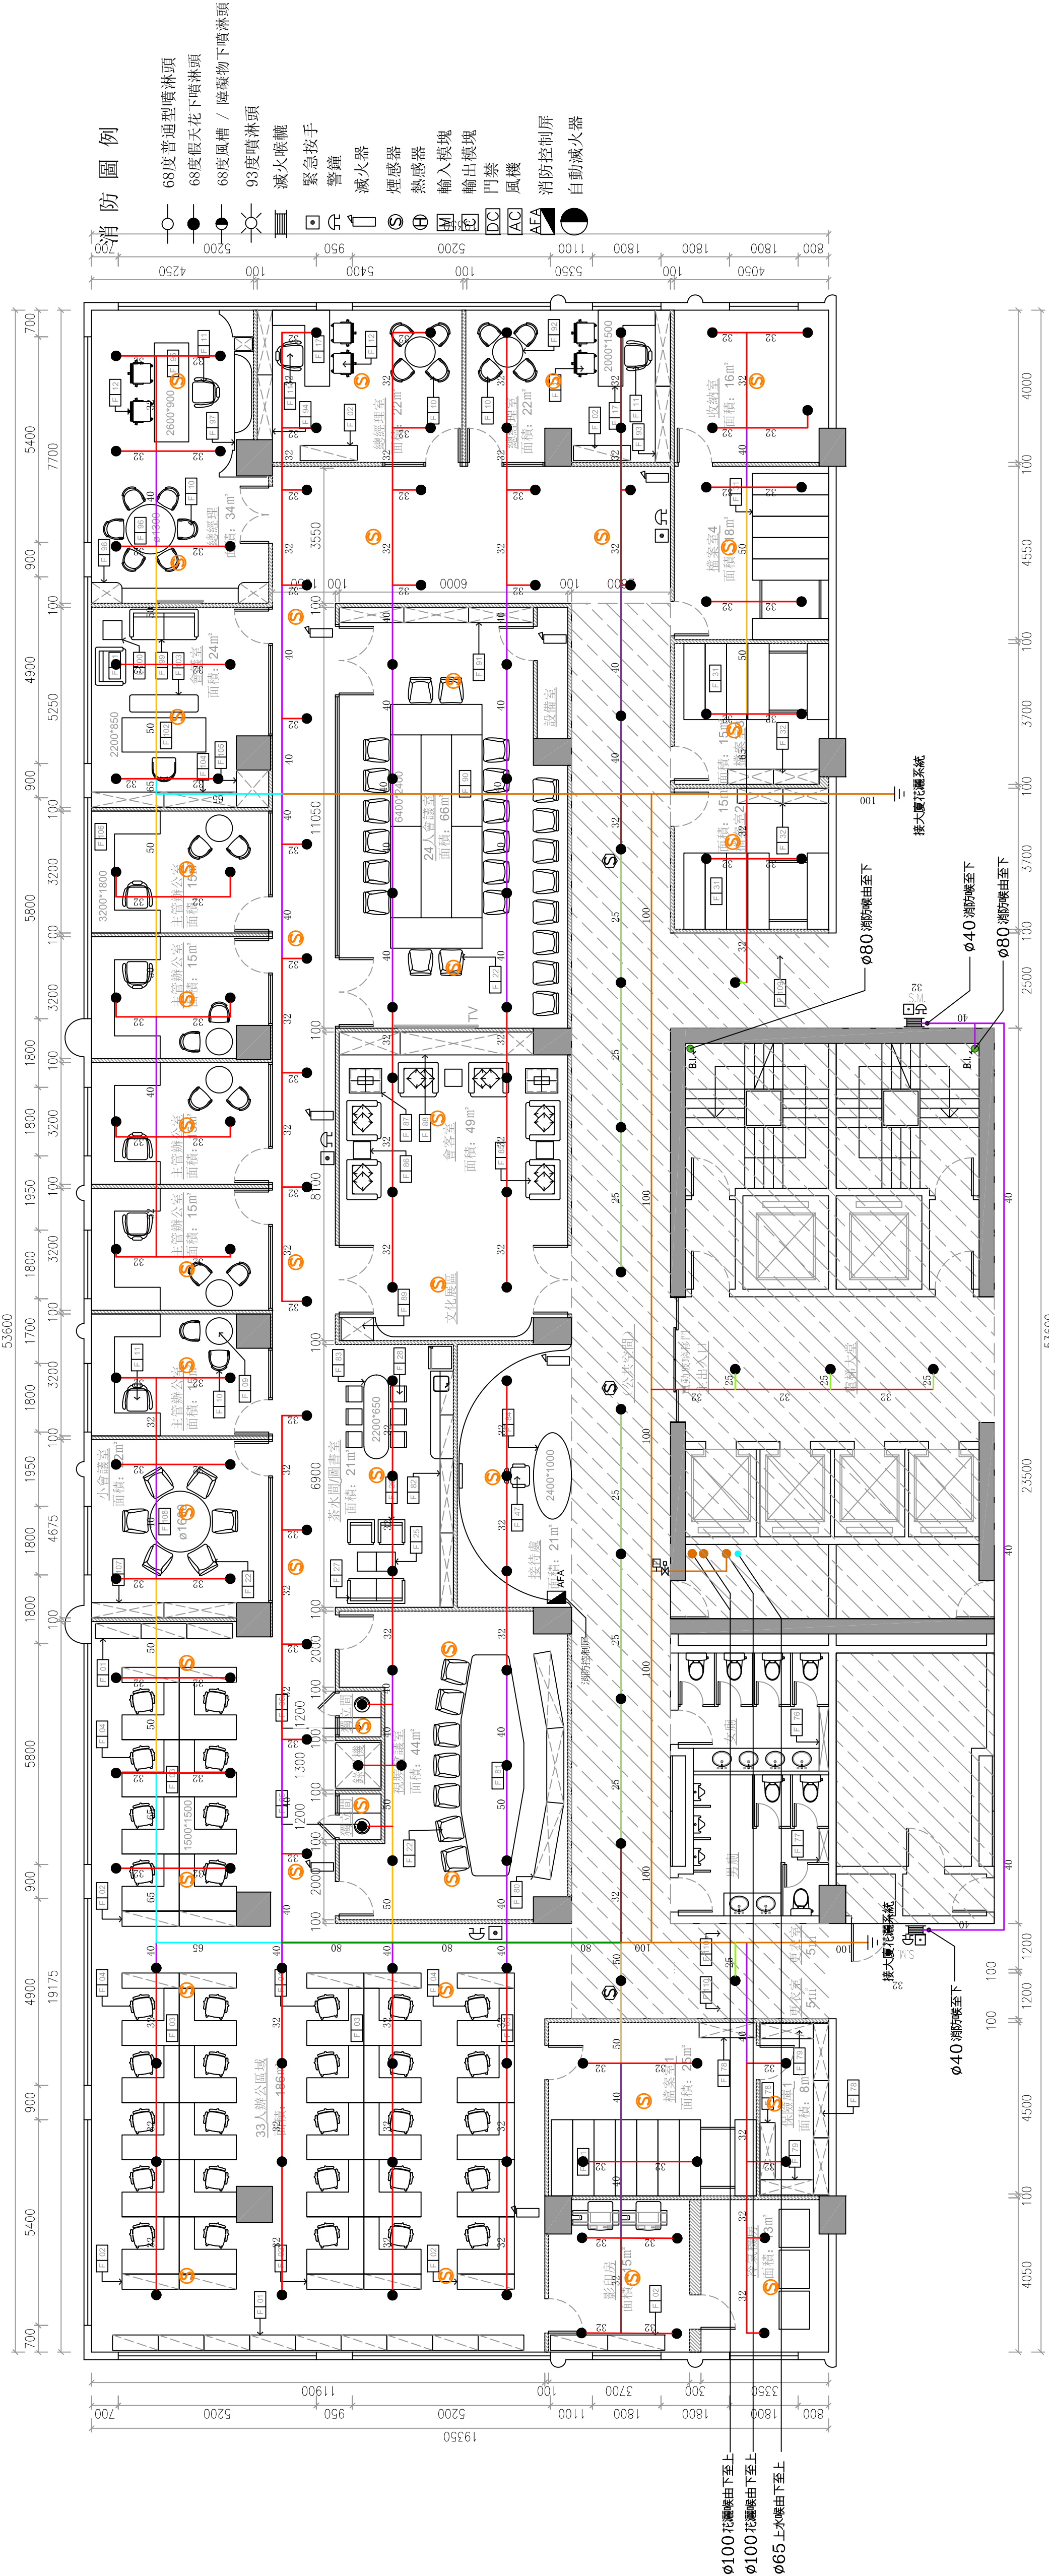

火災自動探測系統示意圖

消防裝置設計  
FIRE SERVICE BY

創新消防工程有限公司  
創風巷15號均興大廈地下B座  
Tel:28456059 Fax:2855202  
E-mail: csfire2007@gmail.com  
附圖比例: 100% < A3 < 3%

注: 若圖紙尺寸與現場有出入時, 以現場實際尺寸為準, 並儘快與設計師聯繫